

Załącznik do porozumienia służebności przesyłu
Rakowo dz. nr 49

Nazwa i adres obiektu budowlanego Budowa sieci kablowej 15/10,4kV wraz z budową słupowej stacji transformatorowej 15/0,4kV w celu zasilania domów letniskowych m. Rakowo na dz. nr 8 i 12 obręb Rakowo.		Skala 1:500	
Inwestor: ENERGA - OPERATOR SA Oddział w Koszalinie ul. Morska 10 75-950 Koszalin		Projektant mgr inż. Piotr Działczek Nr upr. ZAP/0124/PBE/18 <small>W SPECJALNOŚCI: INŻYNIERIA W ZAKRESIE PROJEKTOWANIA I WYKONANIA PRAC PROJEKTOWYCH I WYKONANIA PRAC W ZAKRESIE WYKONANIA PRAC PROJEKTOWYCH</small>	
Tytuł rysunku Projekt zagospodarowania terenu		Sprawdzający (weryfikujący) mgr inż. Jan Duobzinski Nr upr. A/NB/6300/48/78 <small>W SPECJALNOŚCI: INŻYNIERIA W ZAKRESIE PROJEKTOWANIA I WYKONANIA PRAC PROJEKTOWYCH I WYKONANIA PRAC W ZAKRESIE WYKONANIA PRAC PROJEKTOWYCH</small>	
Data 01/2020r.		Data 01/2020r.	
Podpis		Podpis	
Nr rys.		Nr rys.	
1		1	

Załącznik do porozumienia służebności przesyłu Rakowo dz. nr 260


Proj. KR-SN-P2/2E-NH2/2R-NH00/E
Z5202010

Proj. KR-SN-P2/2E-NH2/2R-NH00/E
Z5202011

Proj. kabel YAKXS 4x120mm²
l = 112/120 m


Proj. kabel YAKXS 4x120mm²
l = 151/163 m

Proj. słupowa stacja transform. STEK
l = 112/120 m

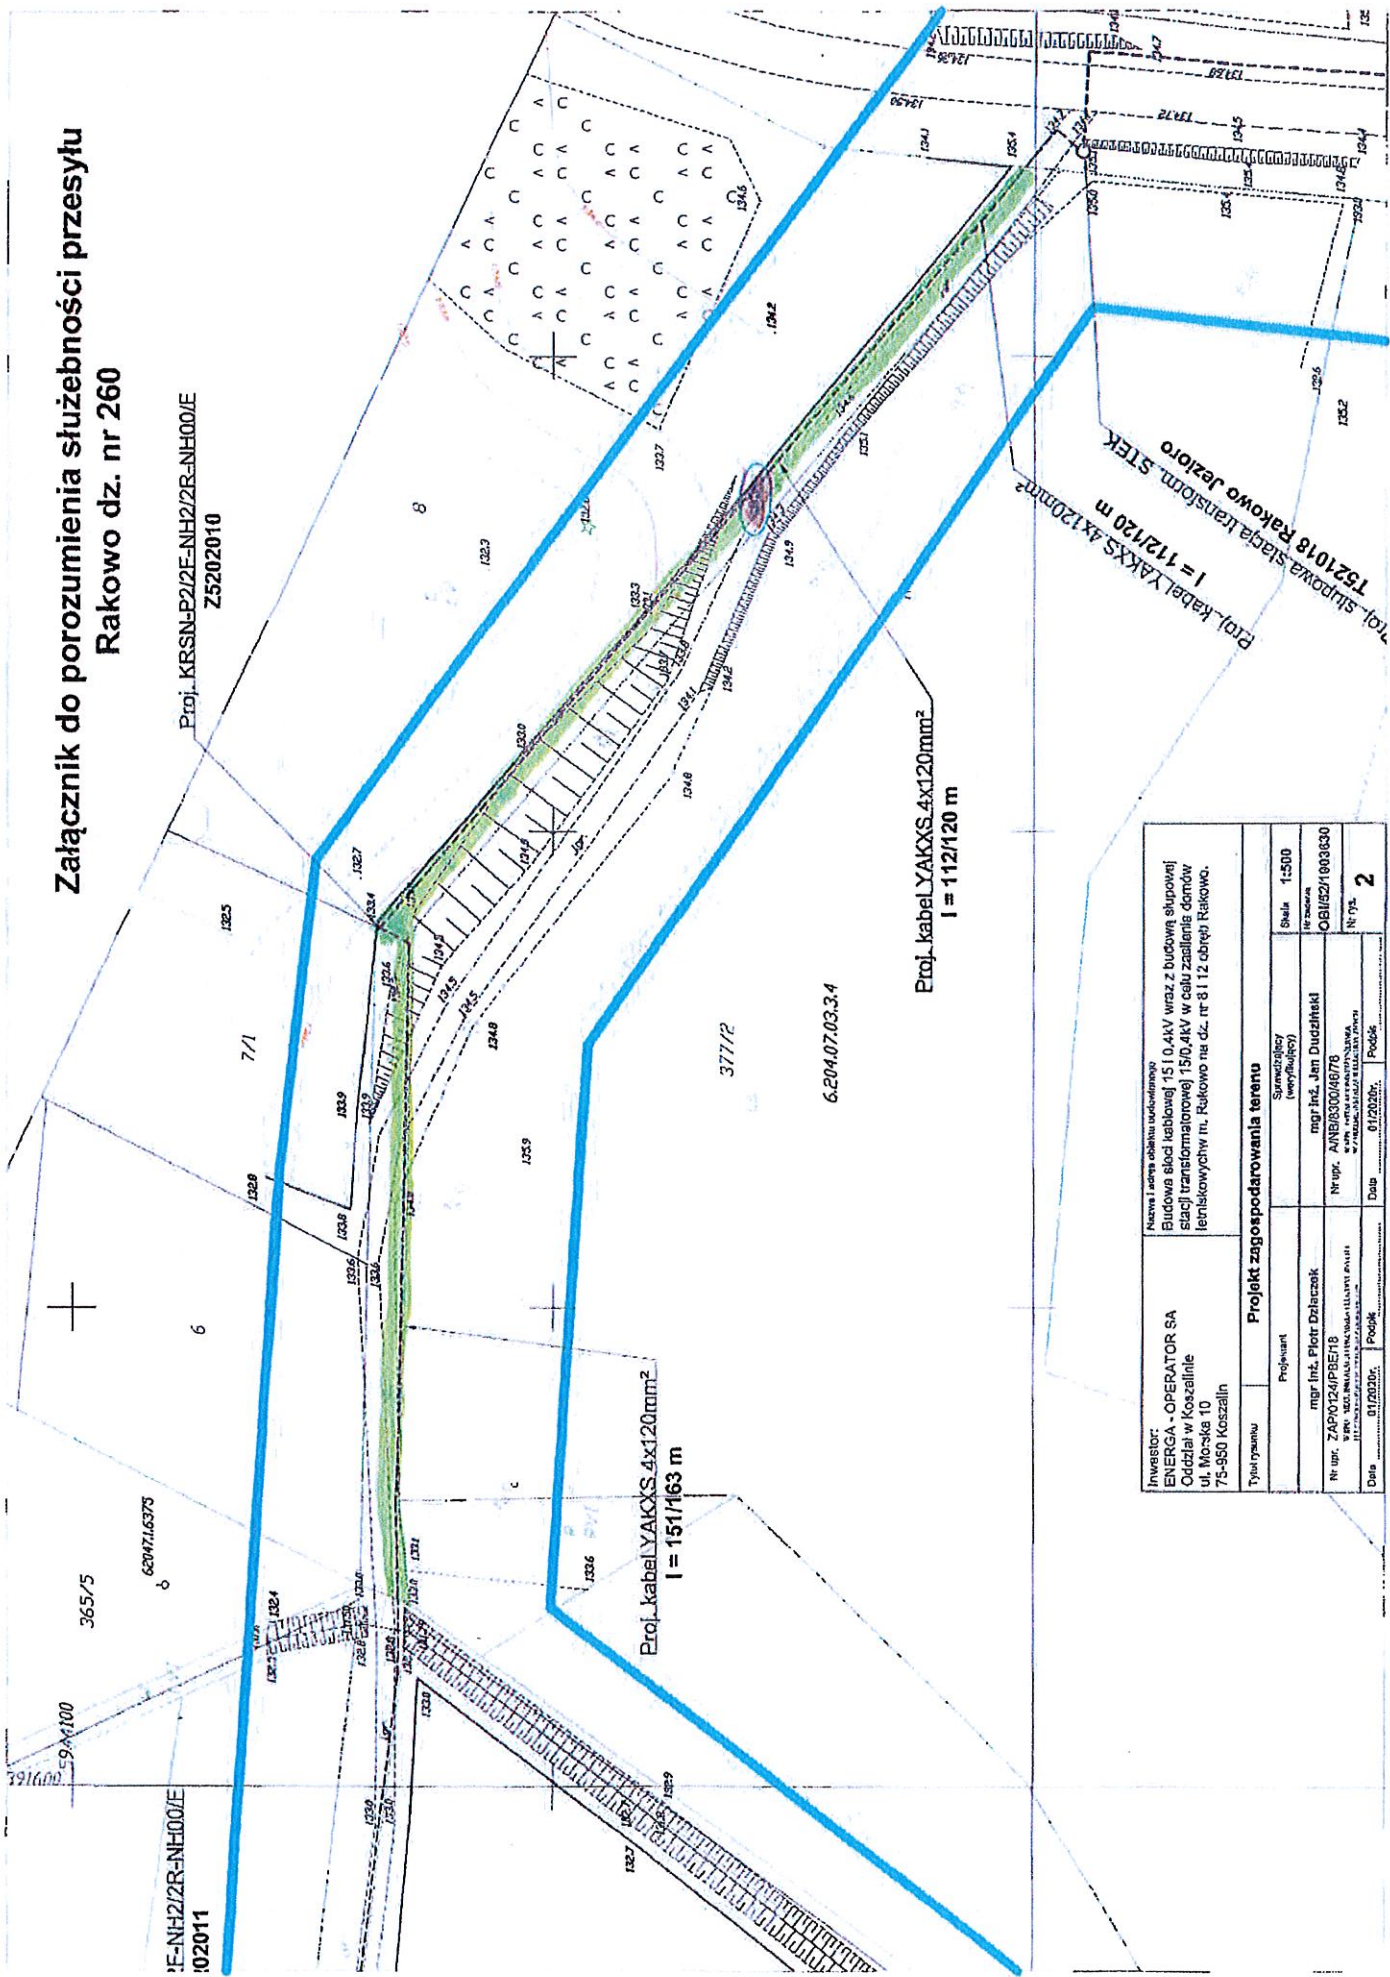

Investor: ENERGA - OPERATOR SA Oddział w Koszalinie ul. Morska 10 75-850 Koszalin		Projekt zagospodarowania terenu	
Typ opracowania mgr inż. Piotr Dziatczok ul. Morska 10 75-850 Koszalin		Skala 1:500	
Data 01/2020r.		Podpis mgr inż. Jan Dudański nr upraw. 0100/06778 wzrost. 190080300	
Data 01/2020r.		Podpis nr upraw. 0100/06778 wzrost. 190080300	

Załącznik do porozumienia służebności przesyłu Rakowo dz. nr 261

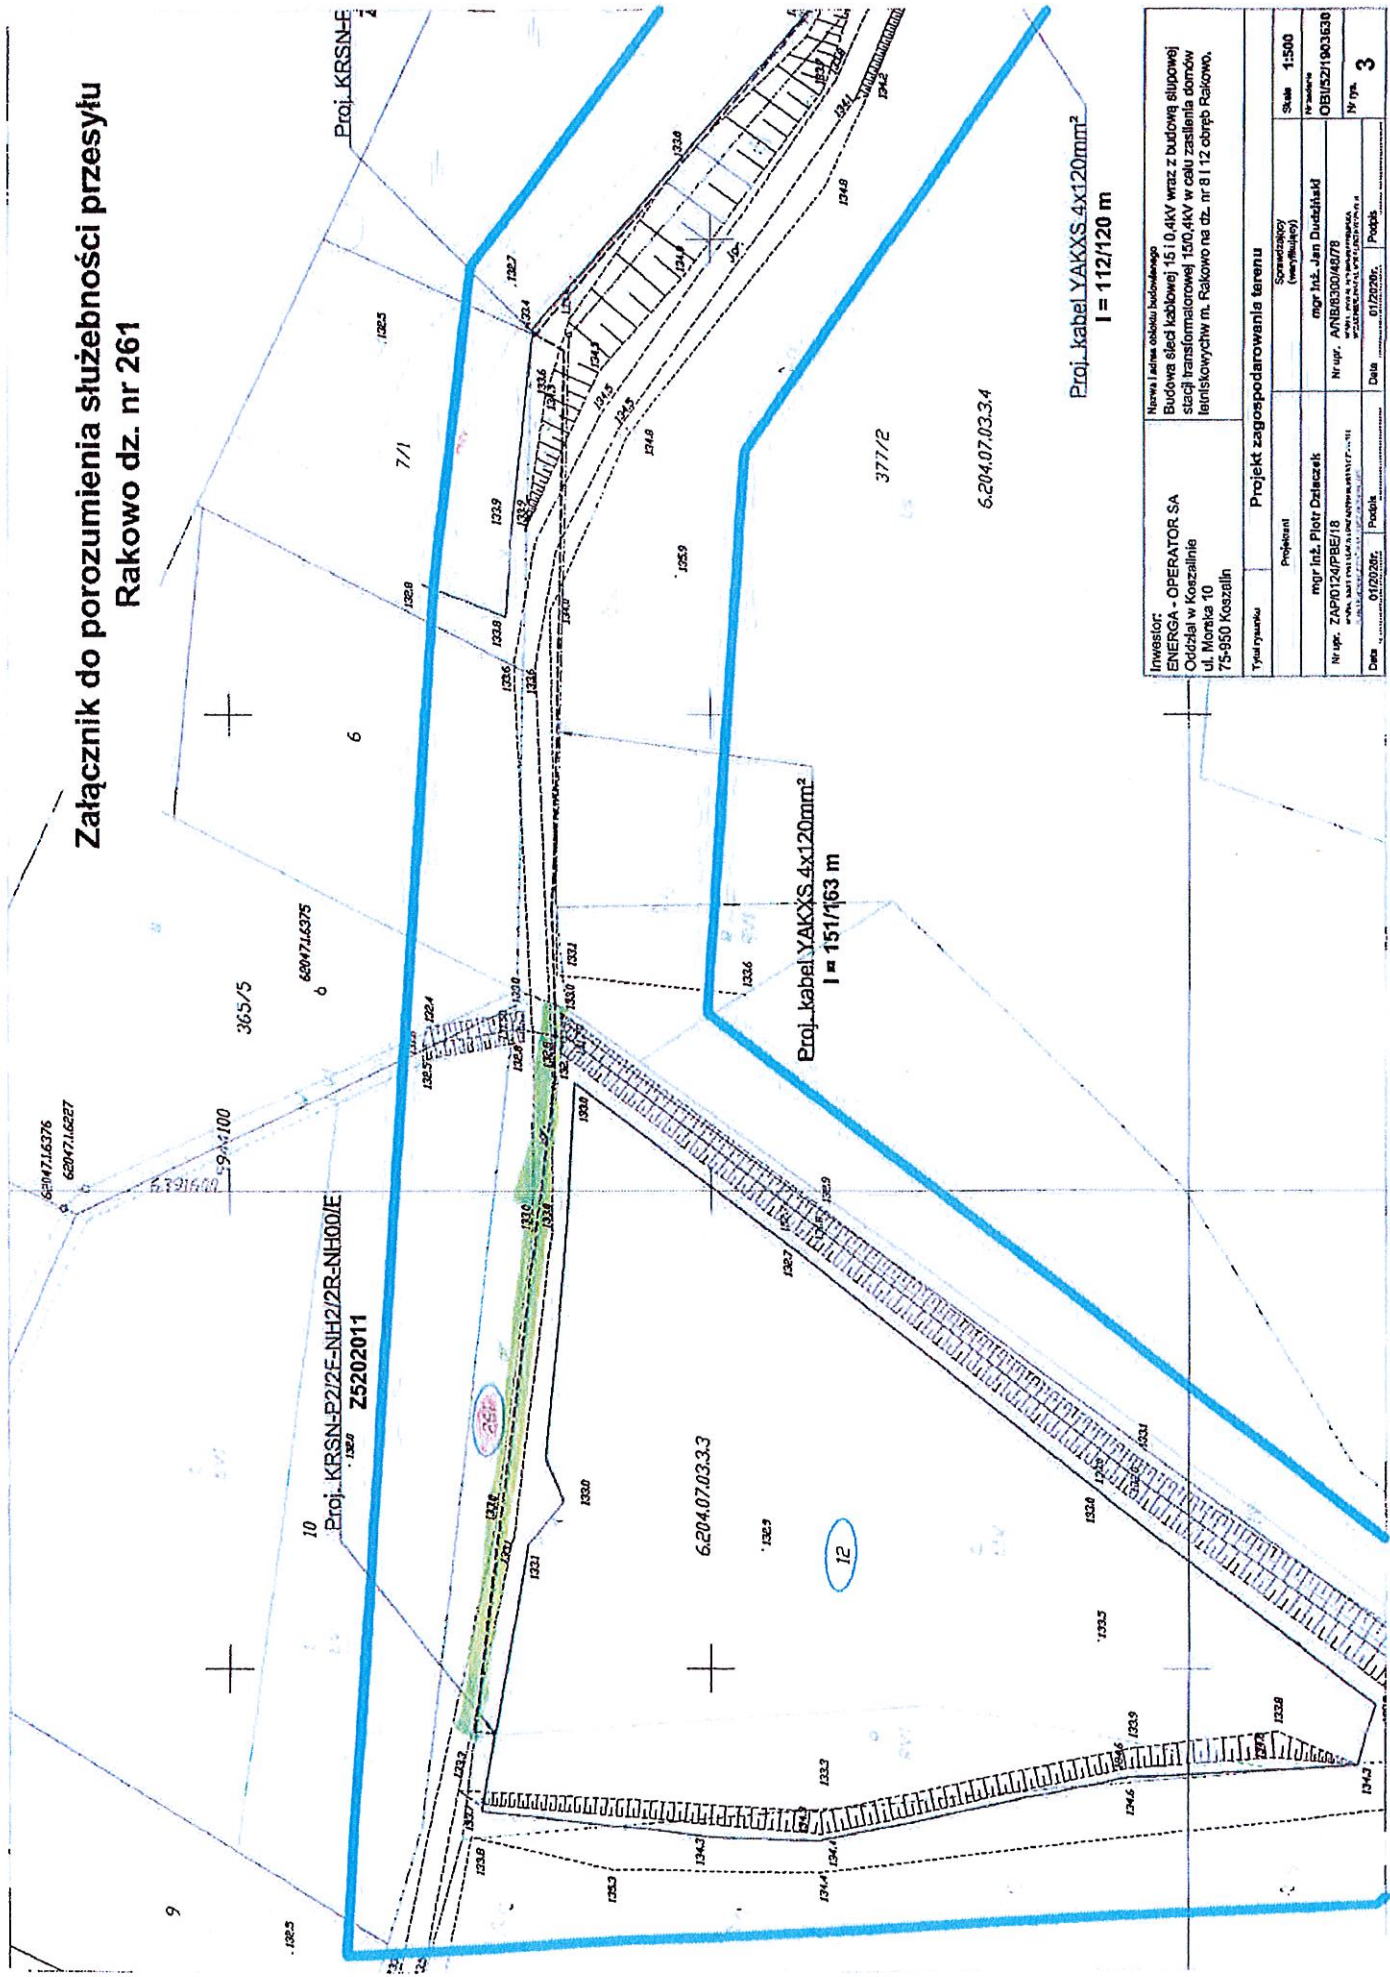

Inwestor: ENERGA - OPERATOR SA Oddział w Koszalinie Ul. Moraka 10 75-950 Koszalin		Numer i adres obiektu budowlanego Budowa ścieżki kablowej 15 i 0,4KV wraz z budową słupowej stacji transformatorowej 150,4KV w celu zasilania domów mieszkalniowych m. Rakowo na dz. nr 8 i 12 obrębs Rakowo.	
Projektant mgr inż. Piotr Dzięczek Nr wp. ZAP0174/RBE/18 ul. Moraka 10 75-950 Koszalin		Sprawdzający (inżynier)	
Tytuł rysunku Projekt zagospodarowania terenu		Skala 1:500	
Data 01/2020r.		Nr wp. ANR030/42/78 w Sądzie Rejonowym dla M. St. w Koszalinie	
Projekt 01/2020r.		Nr wp. OBI/52/1903/530	
Projekt		Lp. kresu 3	