


Inwestor: ENERGIA - OPERATOR SA Coudal w Koszalinie ul. Morska 10 75-950 Koszalin	Nazwa i adres obiektu budowlanego Budowa ścieżki kablowej 15 kV wraz z budową słupowej stacji transformatorowej 15/0,4kV w celu zaopatrzenia domów jednorodzinnych m. Rakowo na dz. nr 8/12 obręb Rakowo.		Skala 1:500
	Projektant mgr inż. Piotr Działacki	Sprawdzający (wytytułowy) mgr inż. Jan Dudziński	Nr zezw. CB/182/1903630
Nr wp. ZAP/024/PB/E18 ul. Morska 10, 75-950 Koszalin	Nr upr. ANE/030/0678 ul. Morska 10, 75-950 Koszalin	Nr rys. 2	
Data 01/2020r.	Projektant Piodk	Data 01/2020r.	Projektant Piodk

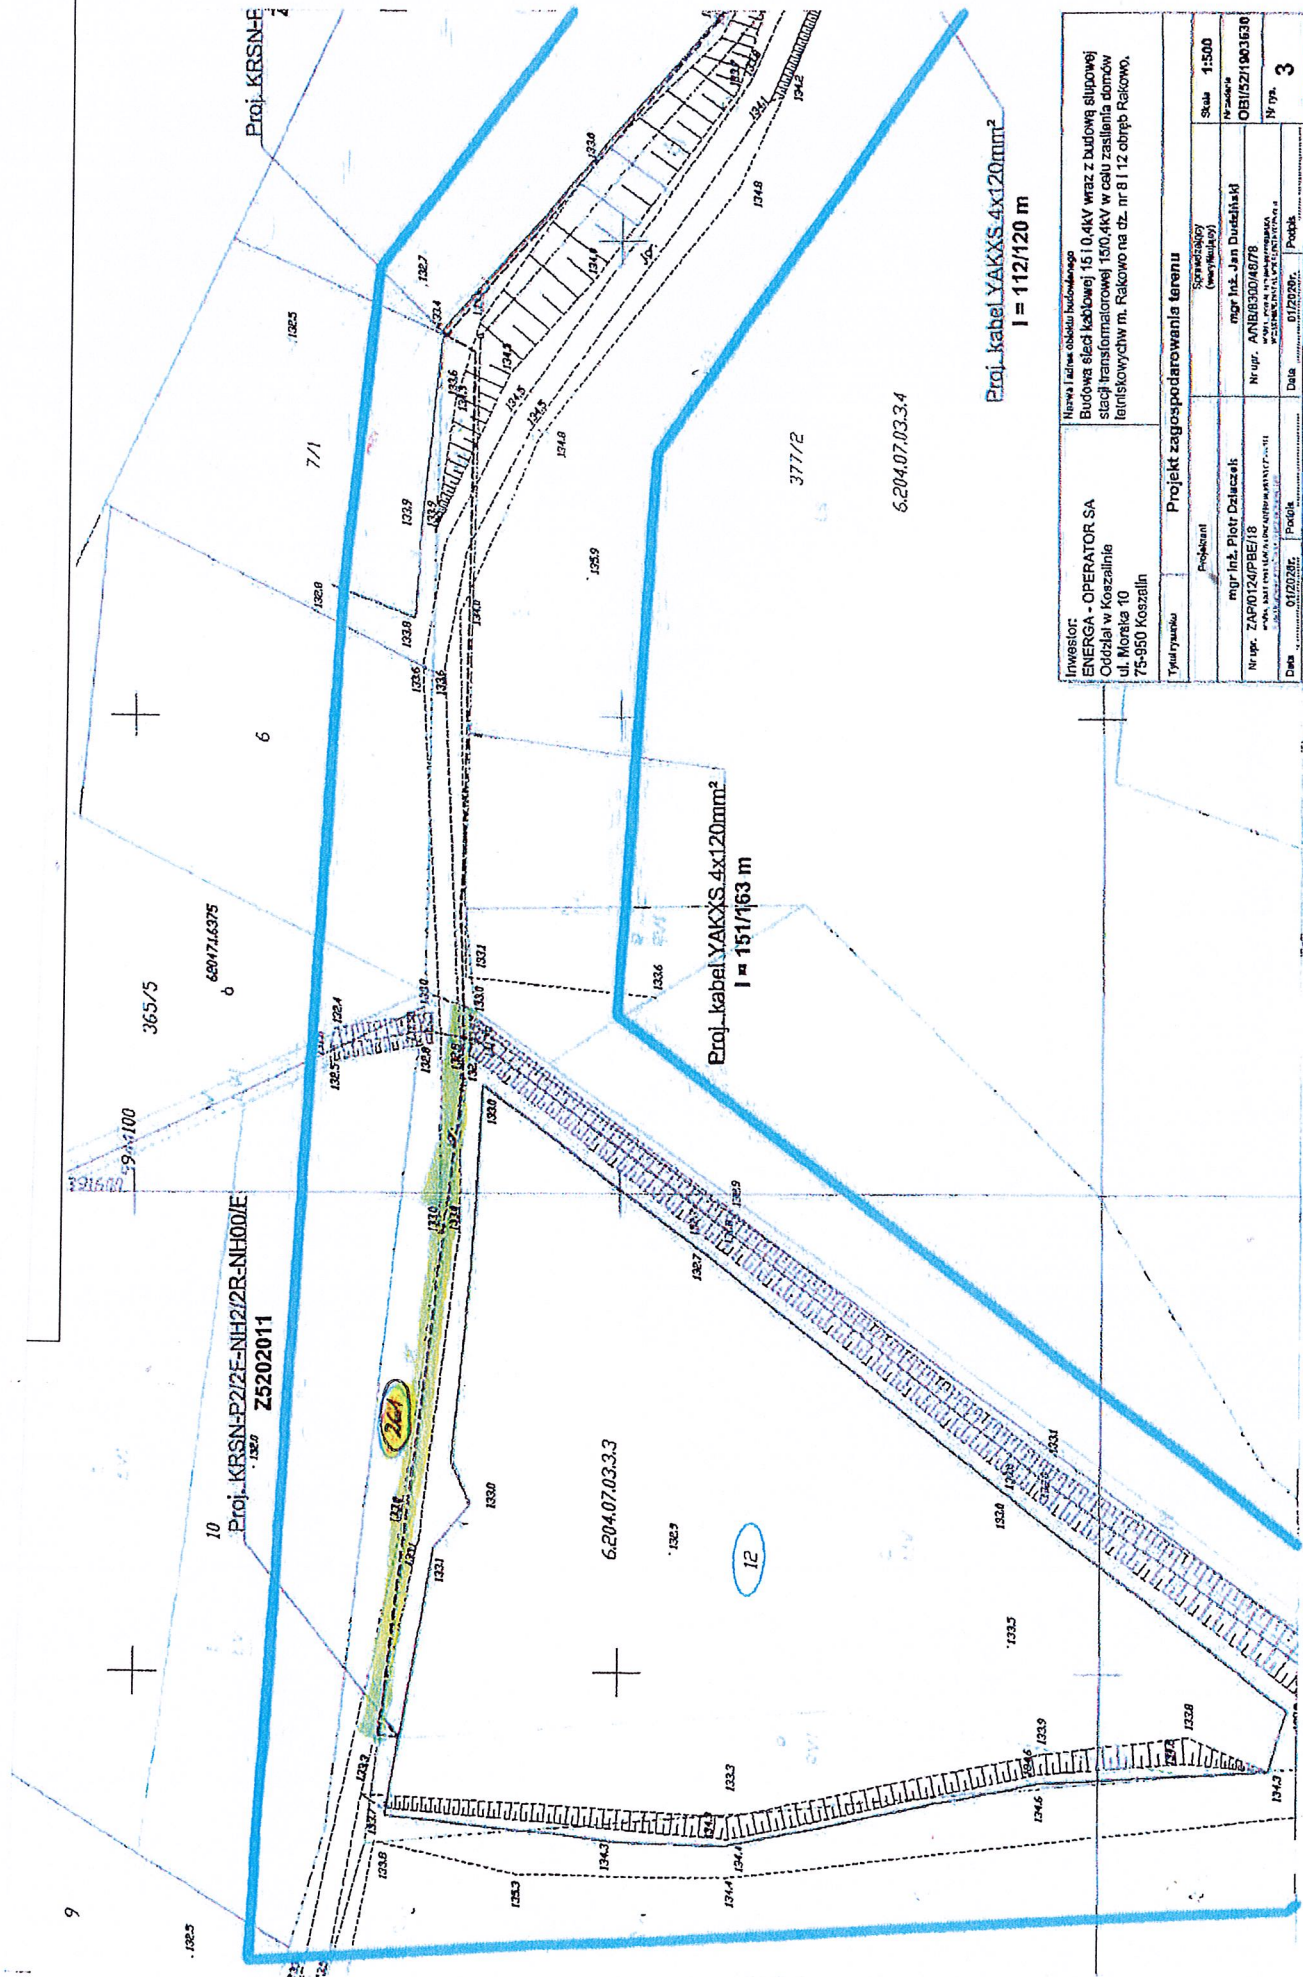

Inwestor: ENERGA - OPERATOR SA Oddział w Koszalinie ul. Morcia 10 75-950 Koszalin		Tytuł rysunku: Projekt zagospodarowania terenu	
Inicjator: mgr inż. Piotr Działacz Nr wp. ZAP/0124/PBE/18 www.sadit.pl www.konkord.pl www.pawit.pl		Skala: 1:500	
Projektant: mgr inż. Jan Dudeński Nr wp. ANB/030048/78 www.pawit.pl www.konkord.pl www.sadit.pl		Nr zadania: OB1/521/903/630	
Data: 01/2020r.		Nr rys.: 3	

Nowa i linia obrotu kablowego
 Budowa słup kablowej 15 i 0,4kV wraz z budową słupowej
 stacji transformatorowej 15/0,4kV w celu zasilania domów
 letniskowych m. Rakowo na dz. nr 8 i 12 obręb Rakowo.