




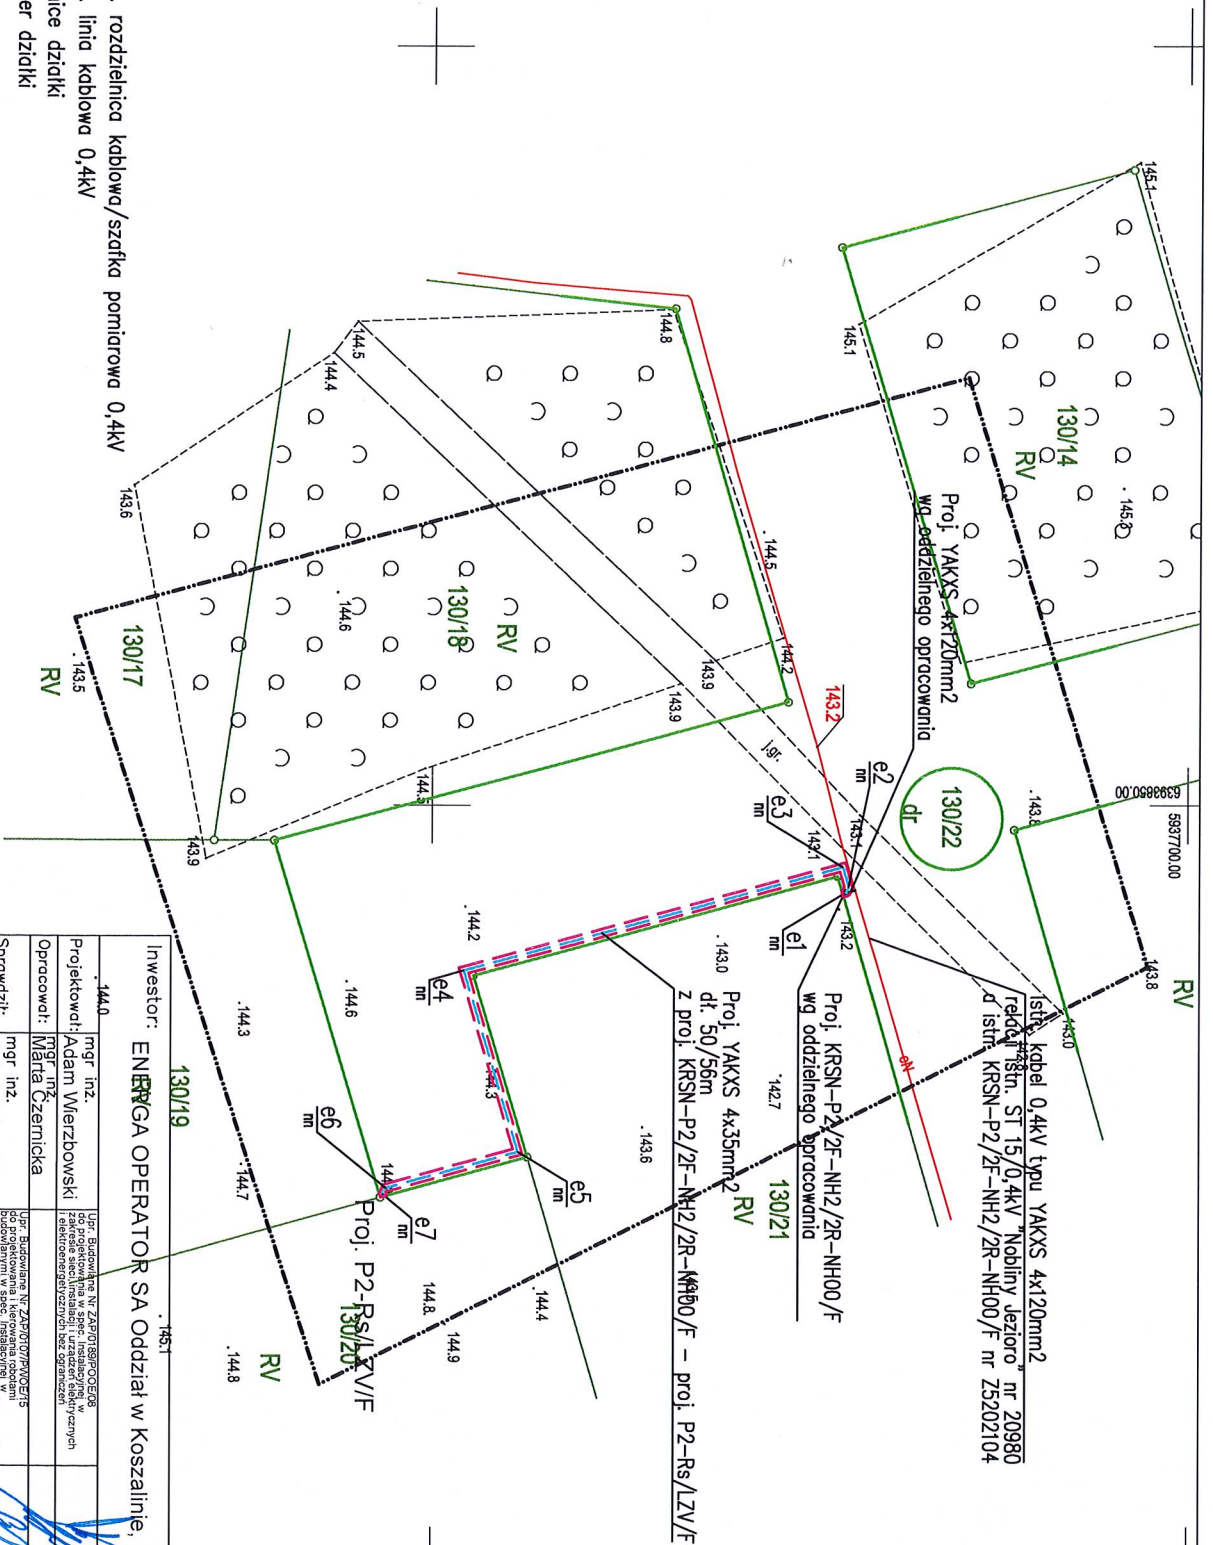



- Legenda:
-  Proj. rozdzielnica kablowa/szafka pomiarowa 0,4kV
 -  Proj. linia kablowa 0,4kV
 -  Granice działki
 -  Numer działki
 -  pow. pasa służebności
- kabel 0,4kV typu YAKXS 4x35mm², dł. pasa: 50m,
szerokość pasa: 0,5m, pow. pasa: 25m²
szafka pomiarowa 0,4kV typu P2-Rs/LZV/F
o wym. 0,25x0,8m, pow. 0,2m²



| | |
|--|---|
| Inwestor: ENERGA OPERATOR SA Oddział w Koszalinie, ul. Morska 10, 75-950 Koszalin | |
| 144.0 | mgr inż. Upr. Budowlane Nr ZAP/01/88/P/02/02/08 z zastrzeżeniem sędziowskim i uzasadnionych elektronicznych |
| Projekował: Adam Wierzbowski | mgr inż. Upr. Budowlane Nr ZAP/01/88/P/02/02/08 z zastrzeżeniem sędziowskim i uzasadnionych elektronicznych |
| Opracował: Marta Czernicka | mgr inż. Upr. Budowlane Nr ZAP/01/88/P/02/02/08 z zastrzeżeniem sędziowskim i uzasadnionych elektronicznych |
| Sprawił: Michał Polapski | mgr inż. Upr. Budowlane Nr ZAP/01/88/P/02/02/08 z zastrzeżeniem sędziowskim i uzasadnionych elektronicznych |
| Nr projektu: OBI/52/2102730 [MC] | Skala: 1:500 |
| Tytuł projektu: PROJEKT BUDOWLANY | |
| Budowa przyłącza elektroenergetycznego 0,4kV dla zasilania domu letniskowego na dz. nr 130/20 w m. Nobliny, gmina Borne Sulinowo. | |
| Tytuł rysunku: Projekt zagospodarowania terenu | Nr kolejny: Arkusz: 01 1/1 |
|  ul. Cukrowa 10, 71-004 Szczecin tel. 695261320 | |