








Załącznik graficzny do uchwały Nr XLVII/752/2022
Rady Miejskiej w Bornem Suliniowie
z dnia 29 września 2022 r.

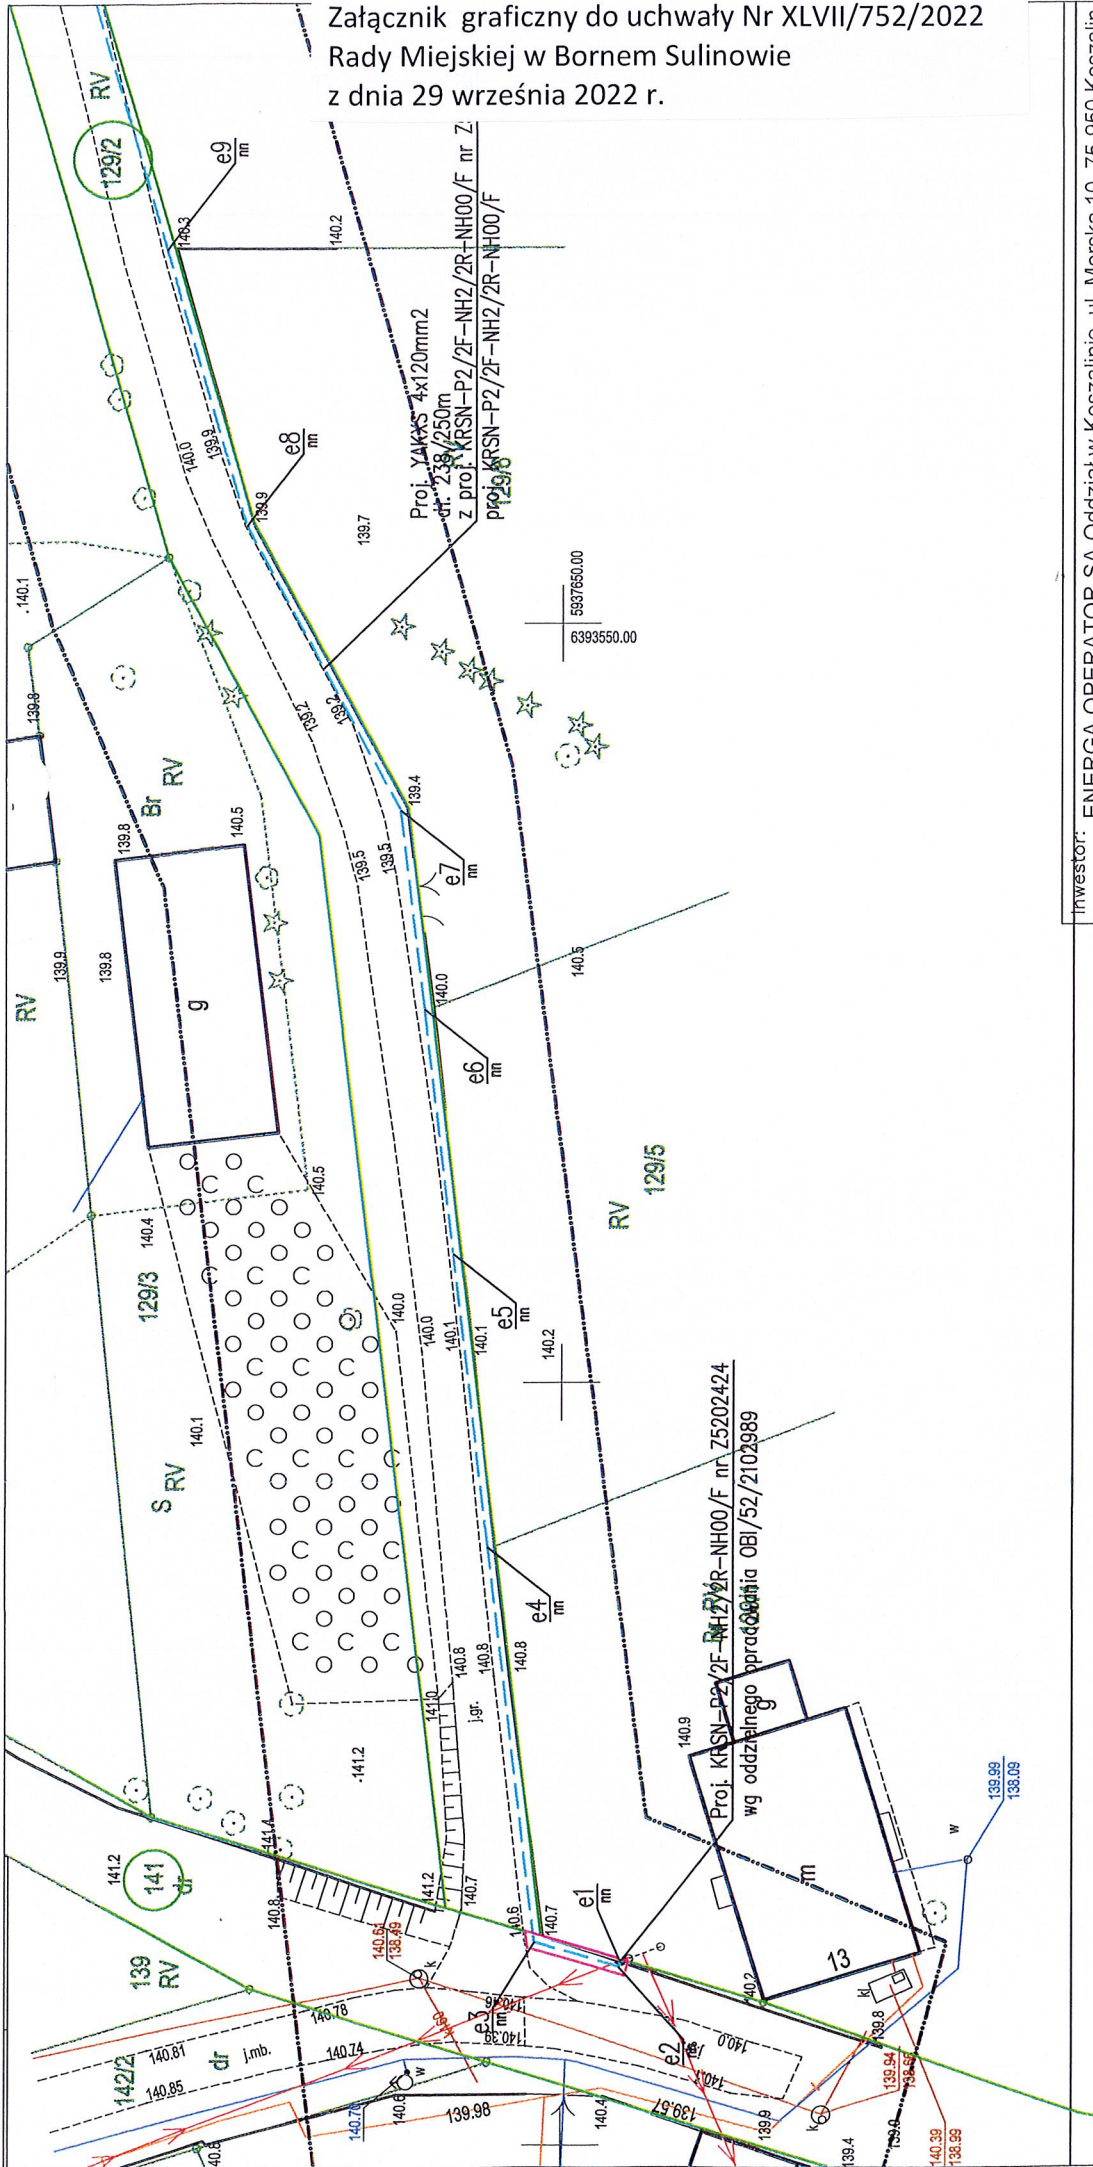

Inwestor: ENERGA OPERATOR SA Oddział w Koszalinie, ul. Morska 10, 75-950 Koszalin		 ul. Cukrowa 10i, 71-004 Szczecin tel. 695261320	
mgr. inż. Projektował: Adam Wierzbowski	mgr. inż. Opracował: Wioletta Czernicka	mgr. inż. Sprawdził: Michał Potapski	mgr. inż. Sprawdził: Michał Potapski
Upr. Budowlane Nr ZAP/01/88/P/OE/06 zawieszenie w sprawie wykonania projektu instalacji urządzeń elektrycznych i elektroenergetycznych bez ograniczeń		Upr. Budowlane Nr ZAP/01/07/P/OE/15 do projektowania i kierowania robotami zawieszenie w sprawie wykonania projektu instalacji urządzeń elektrycznych i elektroenergetycznych bez ograniczeń	
Nr projektu: OBI/52/2103360 [MC]		Skala: 1:500	Data: 11.2021
Tytuł projektu: PROJEKT BUDOWLANY			
Budowa przyłącza elektroenergetycznego 0,4kV dla zasilenia domu letniskowego na dz. nr 129/9, 129/10 w m. Nobliny, gmina Borne Suliniowo.			
Tytuł rysunku: Projekt zagospodarowania terenu		Nr kolejny: 01	1/1

Legenda:

-  Proj. rozdzielnia kablowa 0,4kV
-  Proj. linia kablowa 0,4kV
-  Granice działki
-  Numer działki
-  pow. pasa służebności

kabel 0,4kV typu YAKXS 4x120mm2, dł. pasa: 7m,
szerokość pasa: 0,5m, pow. pasa: 3,5m2