


Załącznik graficzny do uchwały Nr XLVII/755/2022
Rady Miejskiej w Bornem Sulinowie
z dnia 29 września 2022 r.

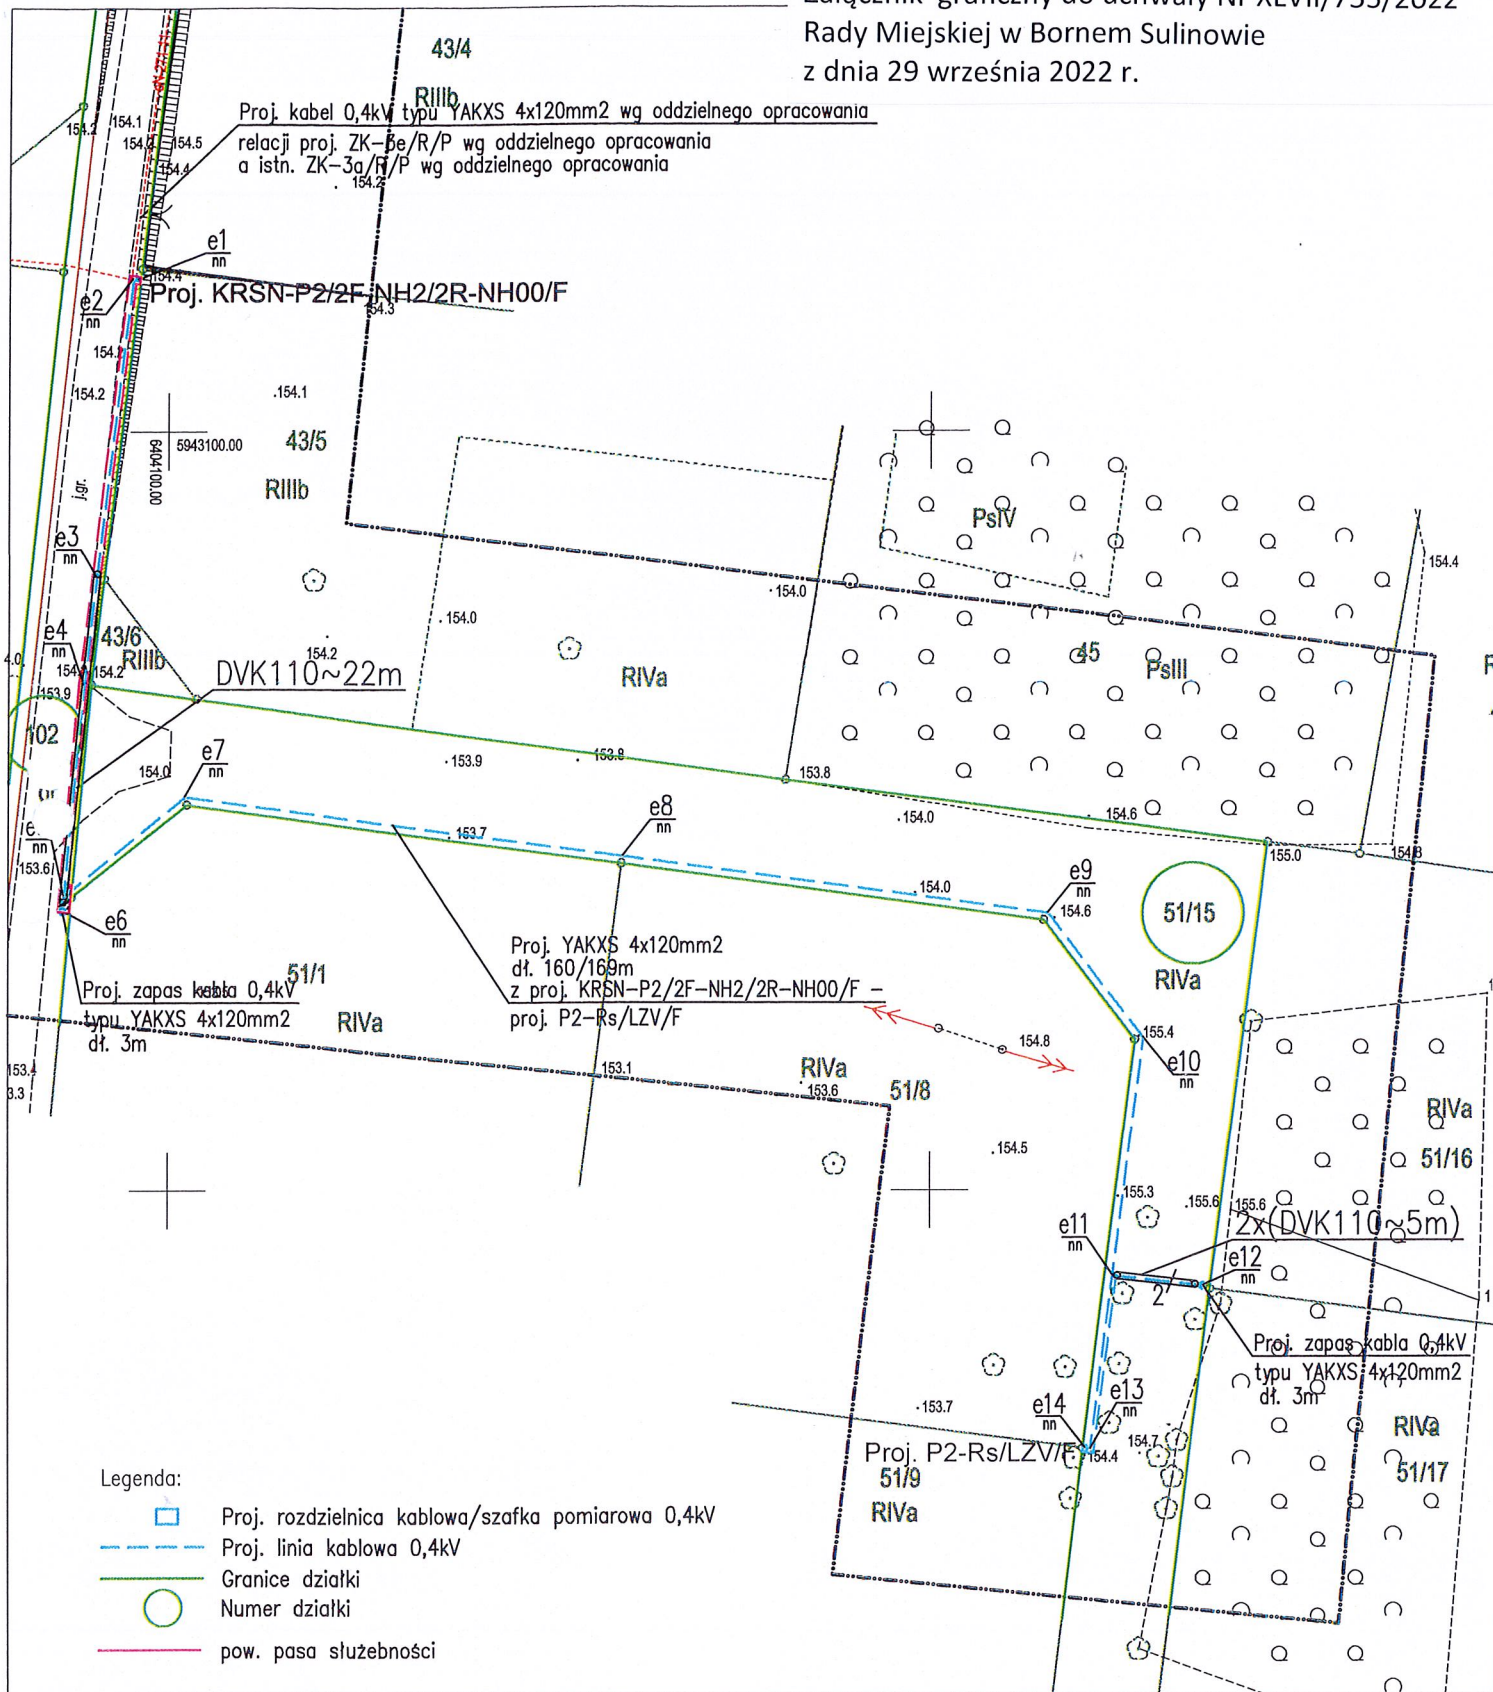

kabel 0,4kV typu YAKXS 4x120mm2, dł. pasa: 43m,
szerokość pasa: 0,5m, pow. pasa: 21,5m2
rozdzielnicza kablowa 0,4kV
typu KRSN-P2/2F-NH2/2R-NH00/F
o wym. 0,25x0,8m, pow. 0,1m2

Investor: ENERGA OPERATOR SA Oddział w Koszalinie, ul. Morska 10, 75-950 Koszalin

Projektował:	mgr inż. Adam Wierzbowski	Upr. Budowlane Nr ZAP/0189/POE/08 do projektowania w spec. Instalacyjnej w zakresie sieci, instalacji i urządzeń elektrycznych i elektroenergetycznych bez ograniczeń
Opracował:	mgr inż. Marta Czernicka	
Sprawił:	mgr inż. Michał Potapski	Upr. Budowlane Nr ZAP/0107/PVOE/15 do projektowania i kierowania robotami budowlanymi w spec. Instalacyjnej w zakresie sieci, instalacji i urządzeń elektrycznych i elektroenergetycznych bez ograniczeń

Nr projektu: **OBI/54/2102572 [MC]** Skala: **1:500** Data: **10.2021**

Tytuł projektu: **PROJEKT BUDOWLANY**
Budowa przyłącza elektroenergetycznego 0,4kV dla zasilenia budynku gospodarczego na dz. nr 51/8 w m. Śmiadowo, gmina Borne Sulinowo.

Tytuł rysunku: **Projekt zagospodarowania terenu** Nr kolejny: **01** Arkusz: **1/1**