


Proj. rozdzielnica szafowa typu  
KRSN-P2/2F-NH2/R-NH00/F nr Z5202613.  
Rezystancja uziemienia rozdzielnic: 30Ω  
WP nr P/21/083429 z dnia 11.10.2021r.

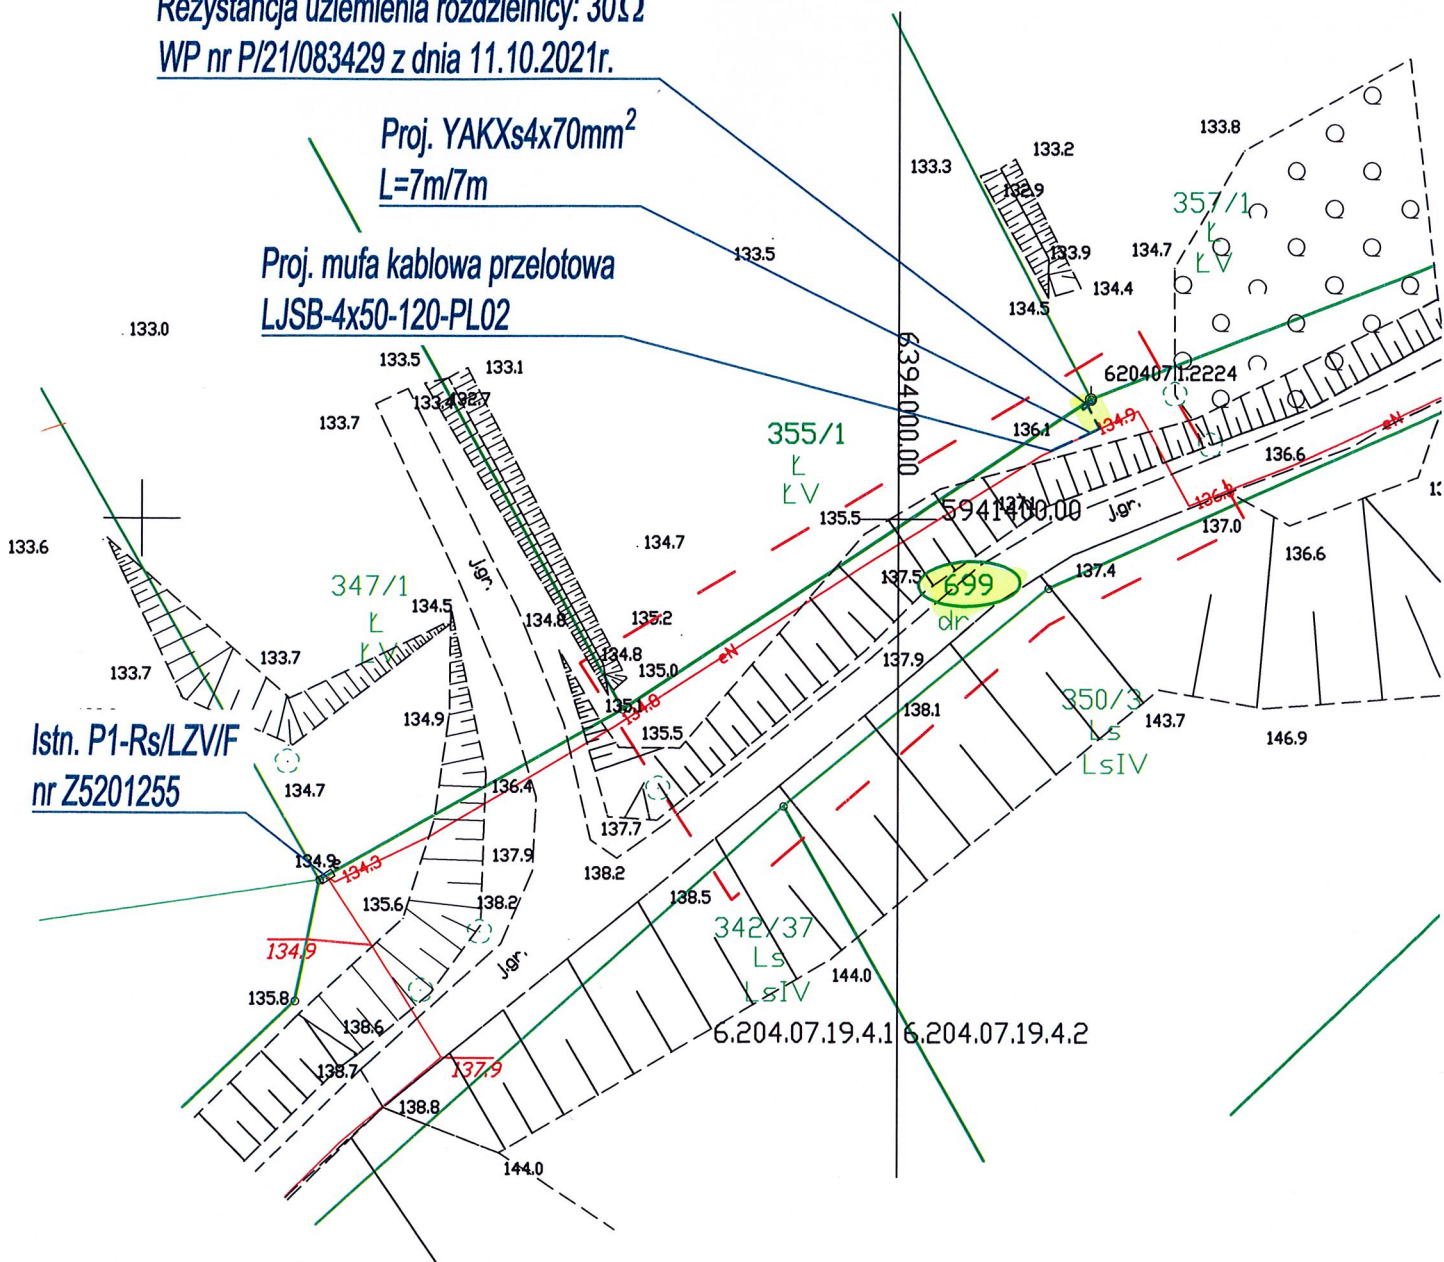

<b>Inwestor:</b> ENERGA - OPERATOR SA Oddział w Koszalinie ul. Morska 10; 75-950 Koszalin				
<b>Biuro projektowe:</b> 3PROJEKTY Norbert Kundera, ul. Królewiecka 21, 78-500 Drawsko Pom.				
<b>Imię i nazwisko</b>		<b>Uprawnienia</b>	<b>Podpis</b>	<b>Data</b>
<b>Projektował:</b>	inż. Norbert Kundera	inż. Norbert Kundera Uprawnienia budowlane do projektowania bez ograniczeń w specjalności instalacyjnej w zakresie sieci, instalacji i urządzeń elektrycznych i elektroenergetycznych ZAP/0088/POOE/06		lut 2022r.
Projekt zagospodarowania terenu w części rysunkowej został sporządzony na kopii mapy do celów projektowych zgodnej z oryginałem. Protokół weryfikacji nr GK.6640.2320.2021_14245 z dnia 27.01.2022r.				
<b>Opis rysunku</b>		<b>Nr umowy.</b>		
<b>PROJEKT ZAGOSPODAROWANIA TERENU</b> Budowa przyłącza enn do zasilania kempingów (przyczep) w m. Łubowo dz. nr 355/1 gm. Borne Sulinowo. Teren inwestycji, dz. nr: 699 obr. Łubowo gm. Borne Sulinowo.		ZN/7069/5252MZI/2021/2104556/3/ 2104667/2/2104669/1		
		<b>Zadanie inwestycyjne</b>	<b>Nr rys.</b>	
		OBI/52/2104667	<b>E-01</b>	
			Skala 1:500	