



Załącznik graficzny do uchwały Nr LIV/879/2023  
Rady Miejskiej w Bornem Suliniowie  
z dnia 30 marca 2023 r.

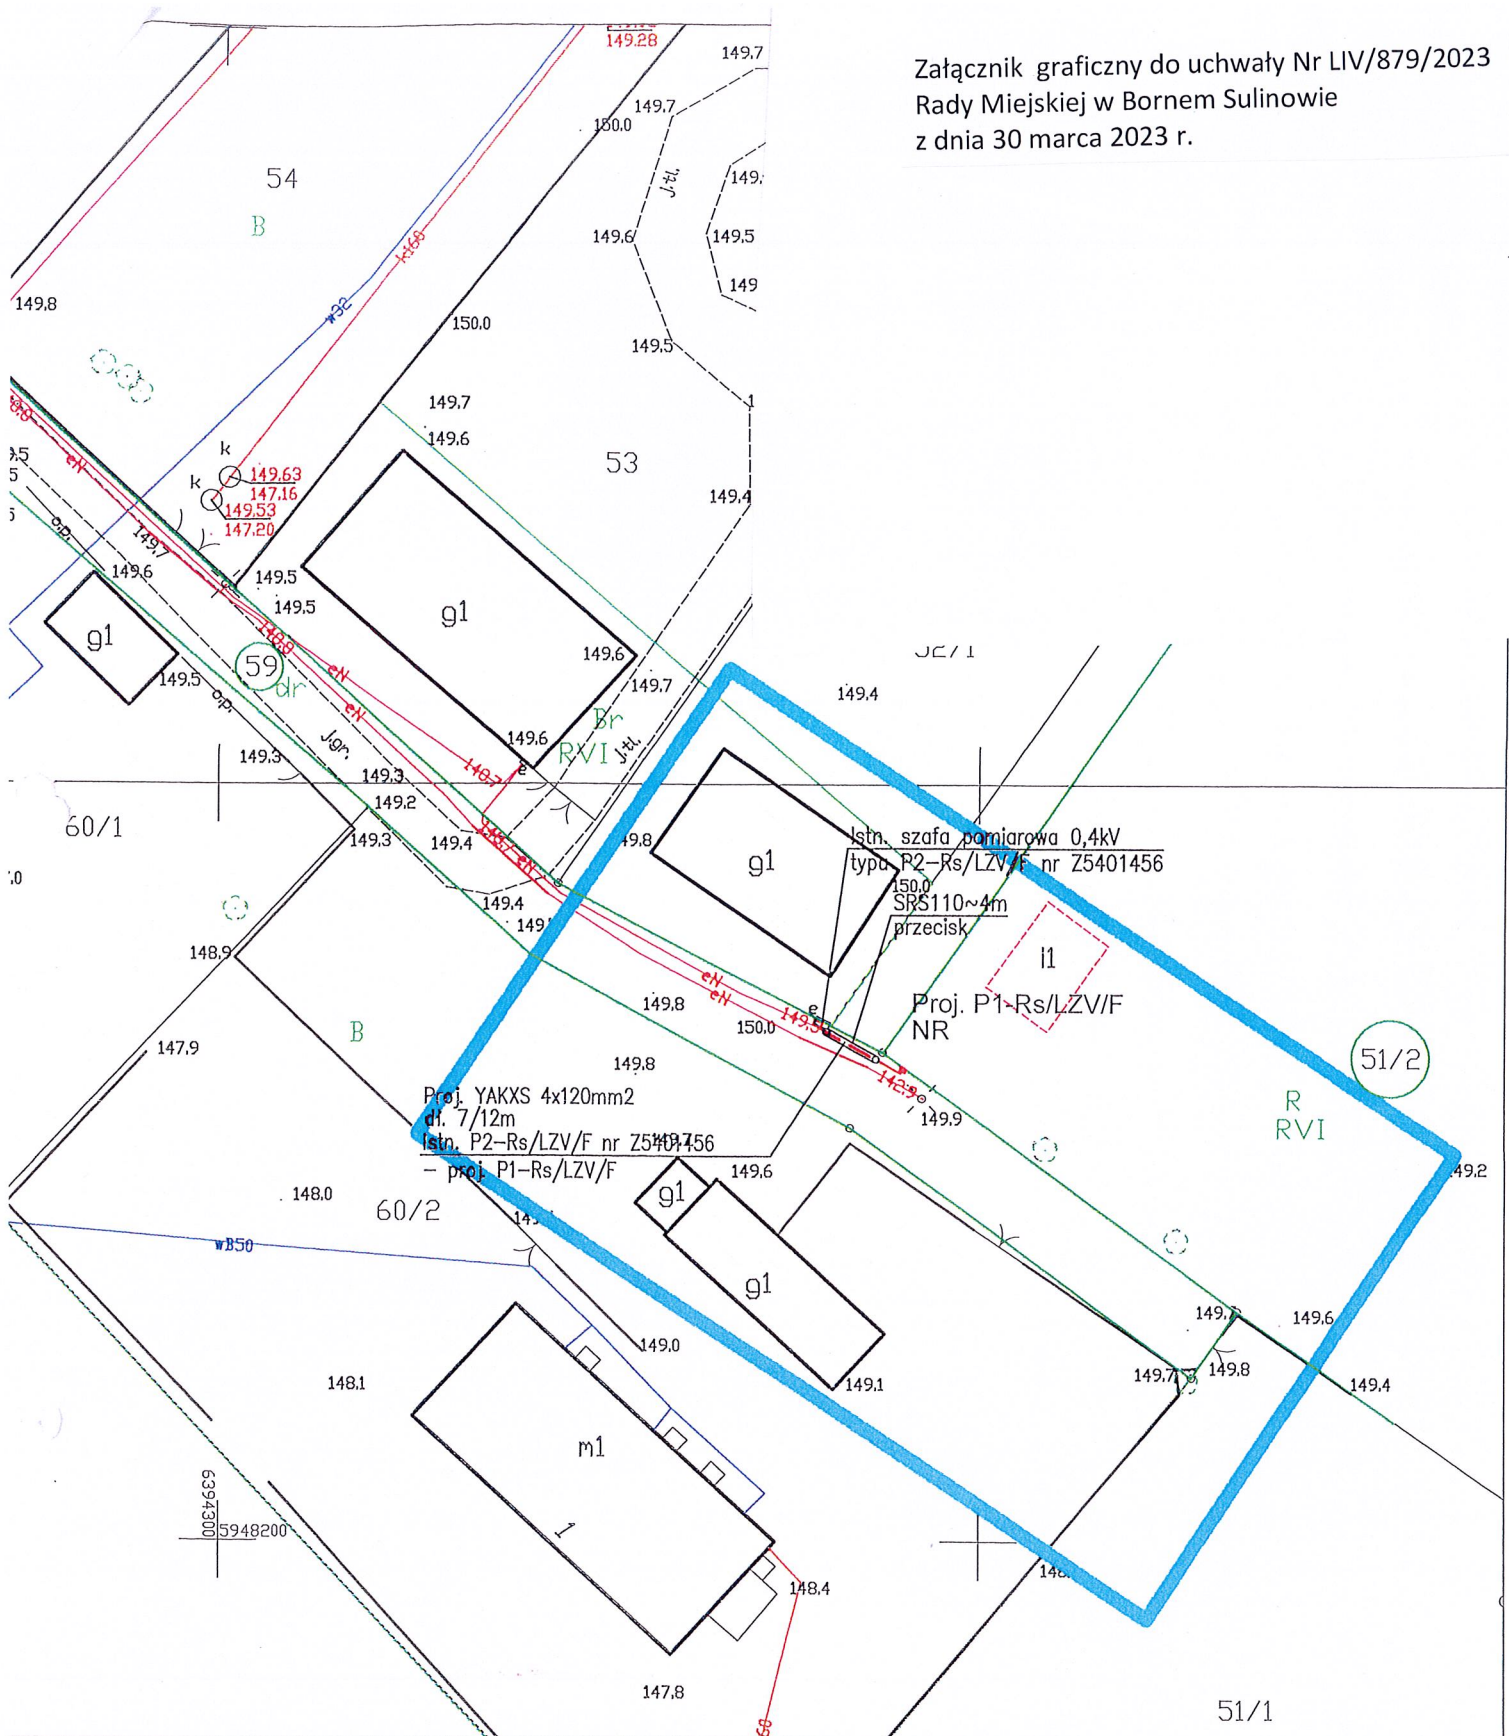

- Legenda:
- Proj. szafa pomiarowa 0,4kV
  - - - Proj. linia kablowa 0,4kV
  - Granice działki
  - Numer działki
  - -1m Proj. rury ochronne

Inwestor: ENERGA OPERATOR SA Oddział w Koszalinie, ul. Morska 10, 75-950 Koszalin			
Projektował:	mgr inż. Adam Wierzbowski	Upr. Budowlana Nr ZAP/0189/POE/09 do projektowania w spec. Instalacyjnej w zakresie sieci, instalacji i urządzeń elektrycznych i elektroenergetycznych bez ograniczeń	
Sprawdził:	mgr inż. Michał Potąpski	Upr. Budowlana Nr ZAP/0107/PW/OE/15 do projektowania i kierowania robotami budowlanymi w spec. Instalacyjnej w zakresie sieci, instalacji i urządzeń elektrycznych i elektroenergetycznych bez ograniczeń	
Nr projektu:	OBI/54/1902988 [TS]		Skala: 1:500
			Data: 12.2019
Tytuł projektu: PROJEKT BUDOWLANO-WYKONAWCZY			
Budowa przyłącza elektroenergetycznego 0,4kV dla budynku gospodarczego na dz. nr 51/2 w miejscowości Okole gmina Borne Suliniowo.			
Tytuł rysunku: Projekt zagospodarowania terenu		Nr kolejny: 01	Arkusz: 1