



 


Szczegół, SKALA 1:200

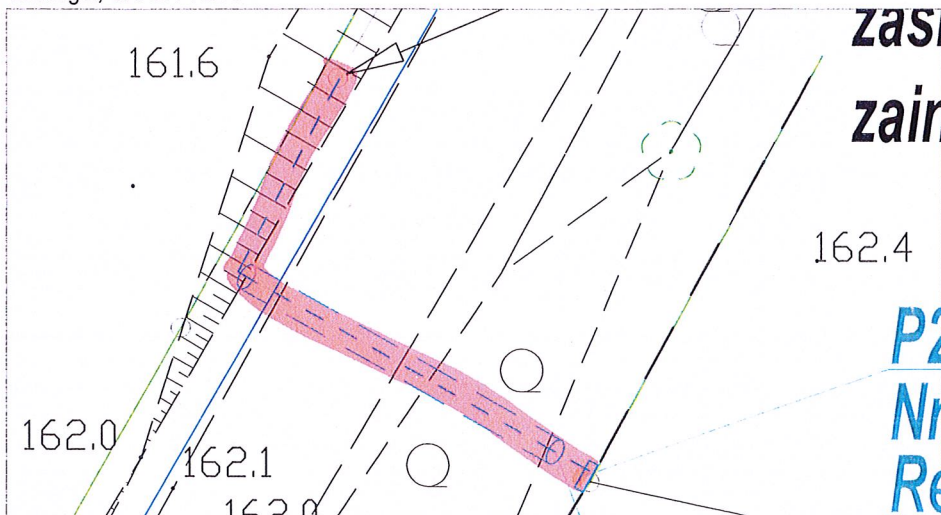

LEGENDA

-  nr działki pod inwestycją
-  proj. szafka kablowa nn
-  proj. kabel nn YAKXS4x35
l=16/32m

Biuro projektowe:	AP PROJEKT ADAM PIOTROWICZ	AP Projekt Adam Piotrowicz, ul. Piotra Skargi 3, 78-400 Szczecinek		
Inwestor:	ENERGA - OPERATOR SA ODDZIAŁ W KOSZALINIE, ul. Morska 10, Koszalin			
Projektant:	Imię i nazwisko Adam Piotrowicz projekt zagospodarowania terenu w części rysunkowej został sporządzony na kopii mapy do celow projektowych zgodnej z oryginałem.	Uprawnienia nr ZAPI/0190/PWOE/14	Data czerwiec 2022	Podpis 
Skala: 1:500	Opis rysunku Przyłączenie budynku mieszkalnego jednorodzinnego na dz. 6/18 w m. Piława gm. Borne Sulinowo Projekt zagospodarowania terenu.			Nr zlecenia OBI/54/2201696 Nr rysunku E-01