


Proj. szafa pomiarowa  
typu P1-Rs/LZV/F nr Z5202881.  
Rezystancja uziemienia szafy: 30Ω  
WP nr P/22/056249 z dnia 29.07.2022r.

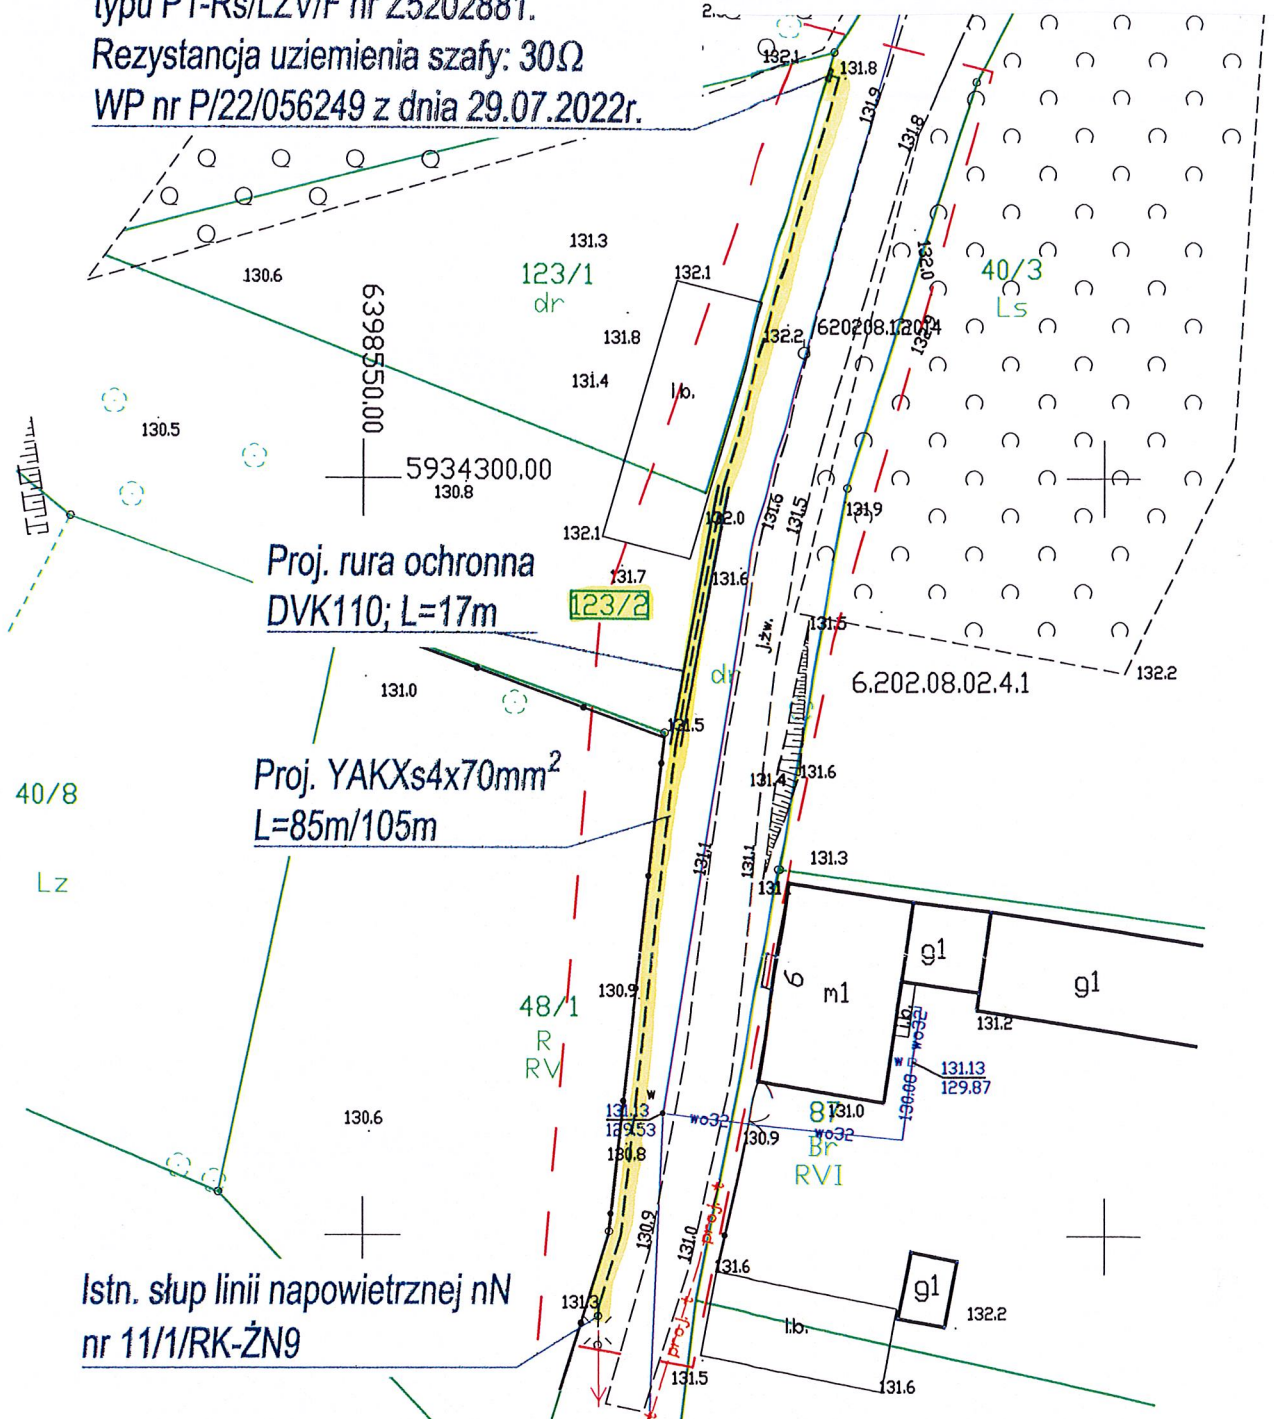

Inwestor: ENERGA - OPERATOR SA Oddział w Koszalinie ul. Morska 10; 75-950 Koszalin			
Biuro projektowe: 3PROJEKTY Norbert Kundera, ul. Królewiecka 21, 78-500 Drawsko Pom.			
Imię i nazwisko		Uprawnienia	
Projektował: inż. Norbert Kundera		inż. Norbert Kundera Uprawnienia budowlane do projektowania bez ograniczeń w specjalności instalacyjnej w zakresie sieci, instalacji i urządzeń elektrycznych i elektroenergetycznych ZAP/0088/POOE/06	
Podpis		Data	
		marzec 2023r.	
Projekt zagospodarowania terenu w części rysunkowej został sporządzony na kopii mapy do celów projektowych zgodnej z oryginałem. Protokół weryfikacji nr GK.6640.1924.2022_16464 z dnia 16.11.2022r.			
Opis rysunku		Nr umowy.	
<b>PROJEKT ZAGOSPODAROWANIA TERENU</b>		ZN/5856/5252MZI/2022/2203445/1	
Budowa przyłącza enn do zasilania stacji bazowej telefonii komórkowej P4 w m. Starowice, dz. nr 123/1 gm. Borne Sulinowo. Teren inwestycji, dz. nr: 123/2 obr. Starowice gm. Borne Sulinowo.		Zadanie inwestycyjne	Nr rys.
		OBI/52/2203445	<b>E-01</b>
			Skala 1:500